


Rzut parteru

INSTALACJE CENTRALNEGO OGRZEWANIA

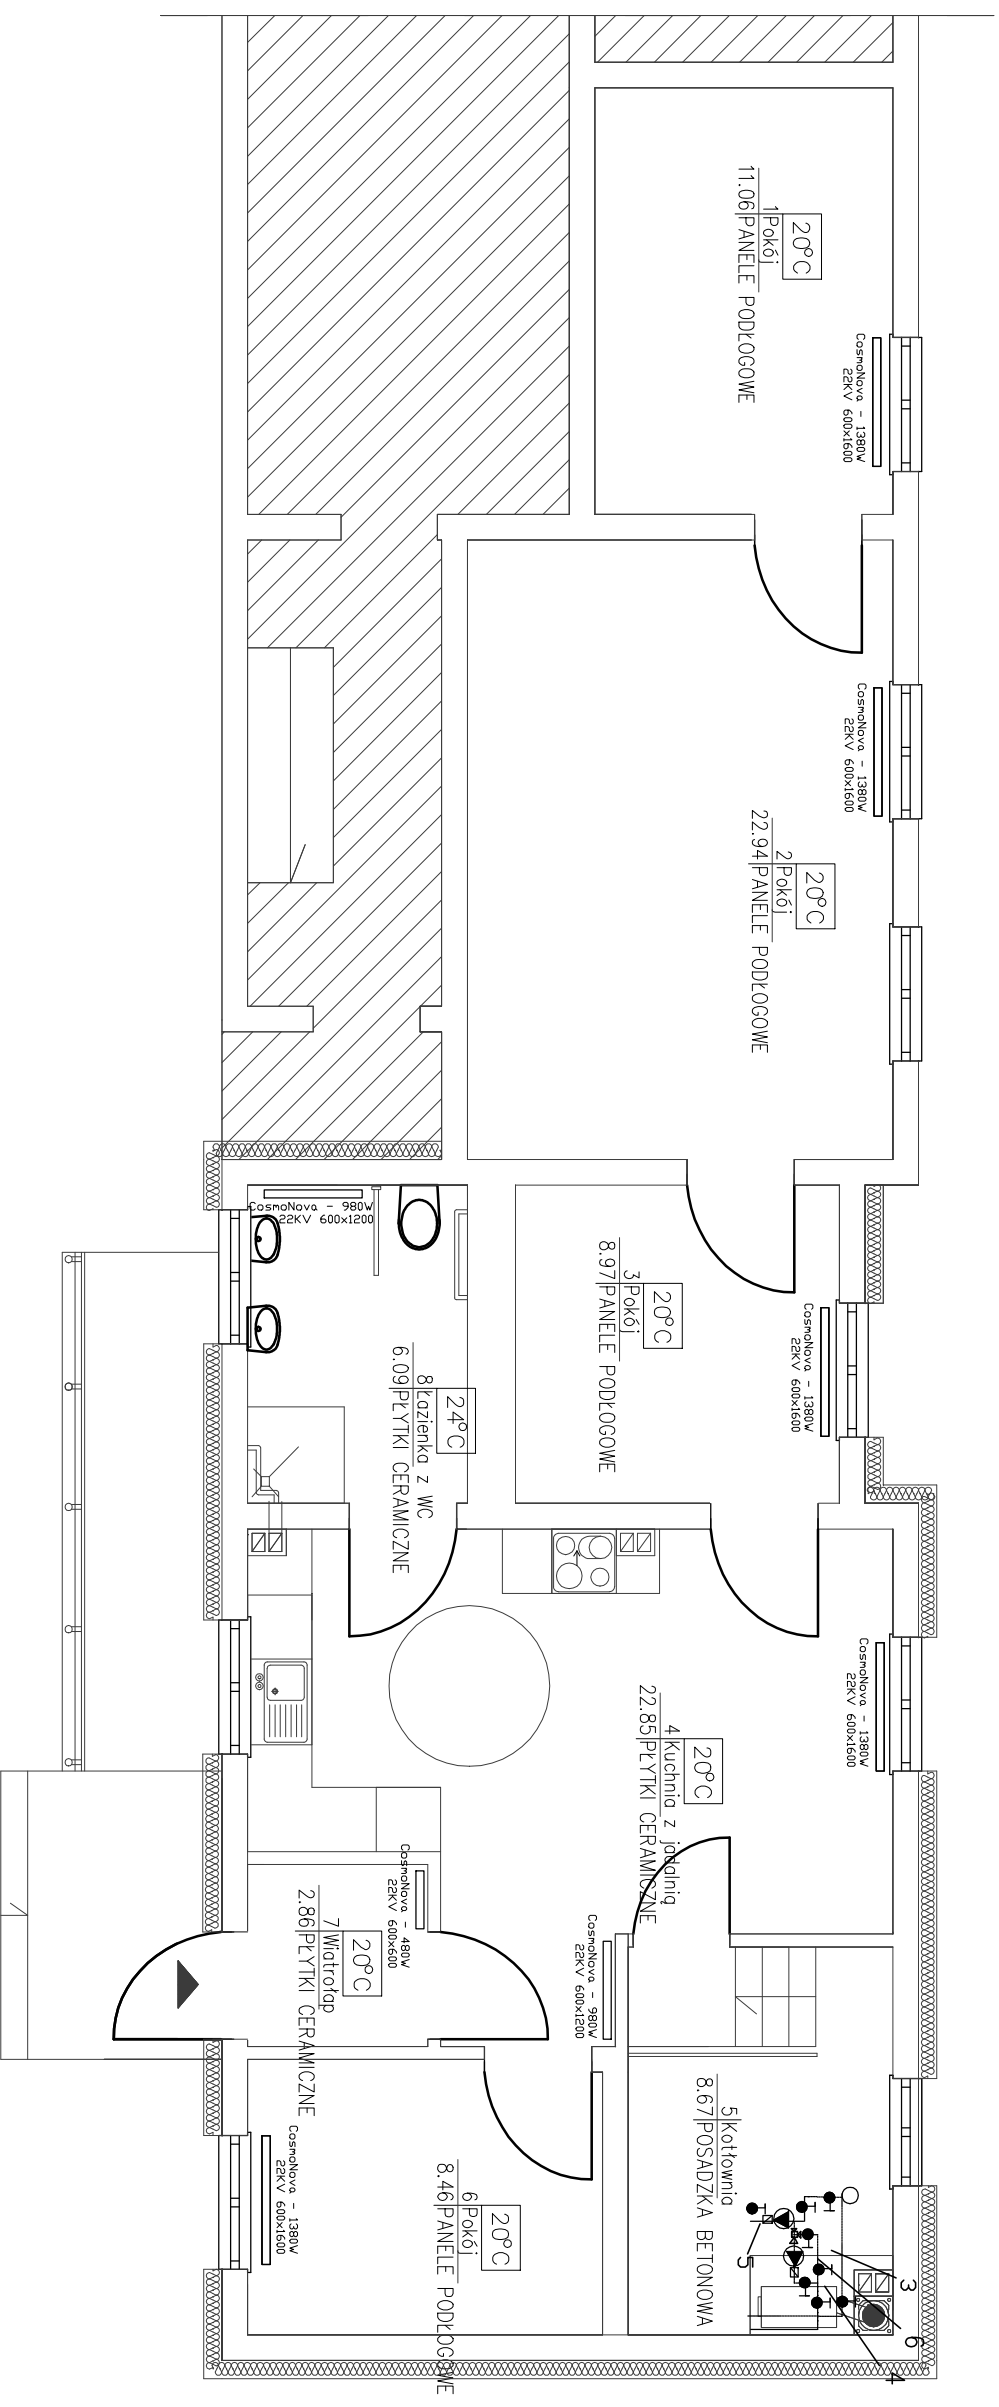

- LEGENDA:**
- 3-POMPA DBIEGDWA 25PDR40C
 - 4-POMPA ŁADUJĄCA
 - 5-FILTR SIATKOWY 1"
 - 6-DRÓGOWY ZAWÓR MIESZAJĄCY

CosmoNova - 2670W grzejnik stalowy płytowo-konwektorowy
22KV 500x1400

CosmoNova - 1380W grzejnik stalowy płytowo-konwektorowy
22KV 600x1600

CosmoNova - 980W grzejnik stalowy płytowo-konwektorowy
22KV 600x1200

CosmoNova - 480W grzejnik stalowy płytowo-konwektorowy
22KV 600x600

CosmoNova - 1380W grzejnik stalowy płytowo-konwektorowy
22KV 600x1600

SZACHÓW
NIERUCHOMOŚCI

Tel. 793 123 044
NIP 7651312193

Szachów Nieruchomości Andrzej J Szachów
ul.Dąbrowa 6 78-600 Wątcz

INWESTOR: Gmina Barwice ul. Zwycięzców 22 78-460 Barwice	
FAZA: INSTALACJE CENTRALNEGO OGRZEWANIA	
TREŚĆ: Przebudowa wraz ze zmianą sposobu użytkowania pomieszczenia gospodarczego budynku mieszkalnego nr 98 na pomieszczenia mieszkalne dla lokalu nr 2 z wykonaniem niezbędnych urządzeń budowlanych.	NR RYSUNKU: 100
OBIEKT: BUDYNEK MIESZKALNY STARY CHWALIM 98/2 DZ. NR 312/1 JEDN. EWD. BARWICE OBSZAR WIEJSKI OBRĘB STARY CHWALIM	
MIEJSCOWOŚĆ: STARY CHWALIM	SKALA: 1:50
PROJEKTANT: NŻ. JÓZEF HOŁOWSKI UPR.NR 5113/61 SPECJALNOŚĆ: ARCHYTEKTONICZNA, KONSERWACJE I INSTALACJE	BRANŻA: SANITARNA
OPRACOWAŁ: ANDRZEJ SZACHÓW	Walcz 2019-06