


# Rzut parteru

## INSTALACJE WODOCIĄGOWE

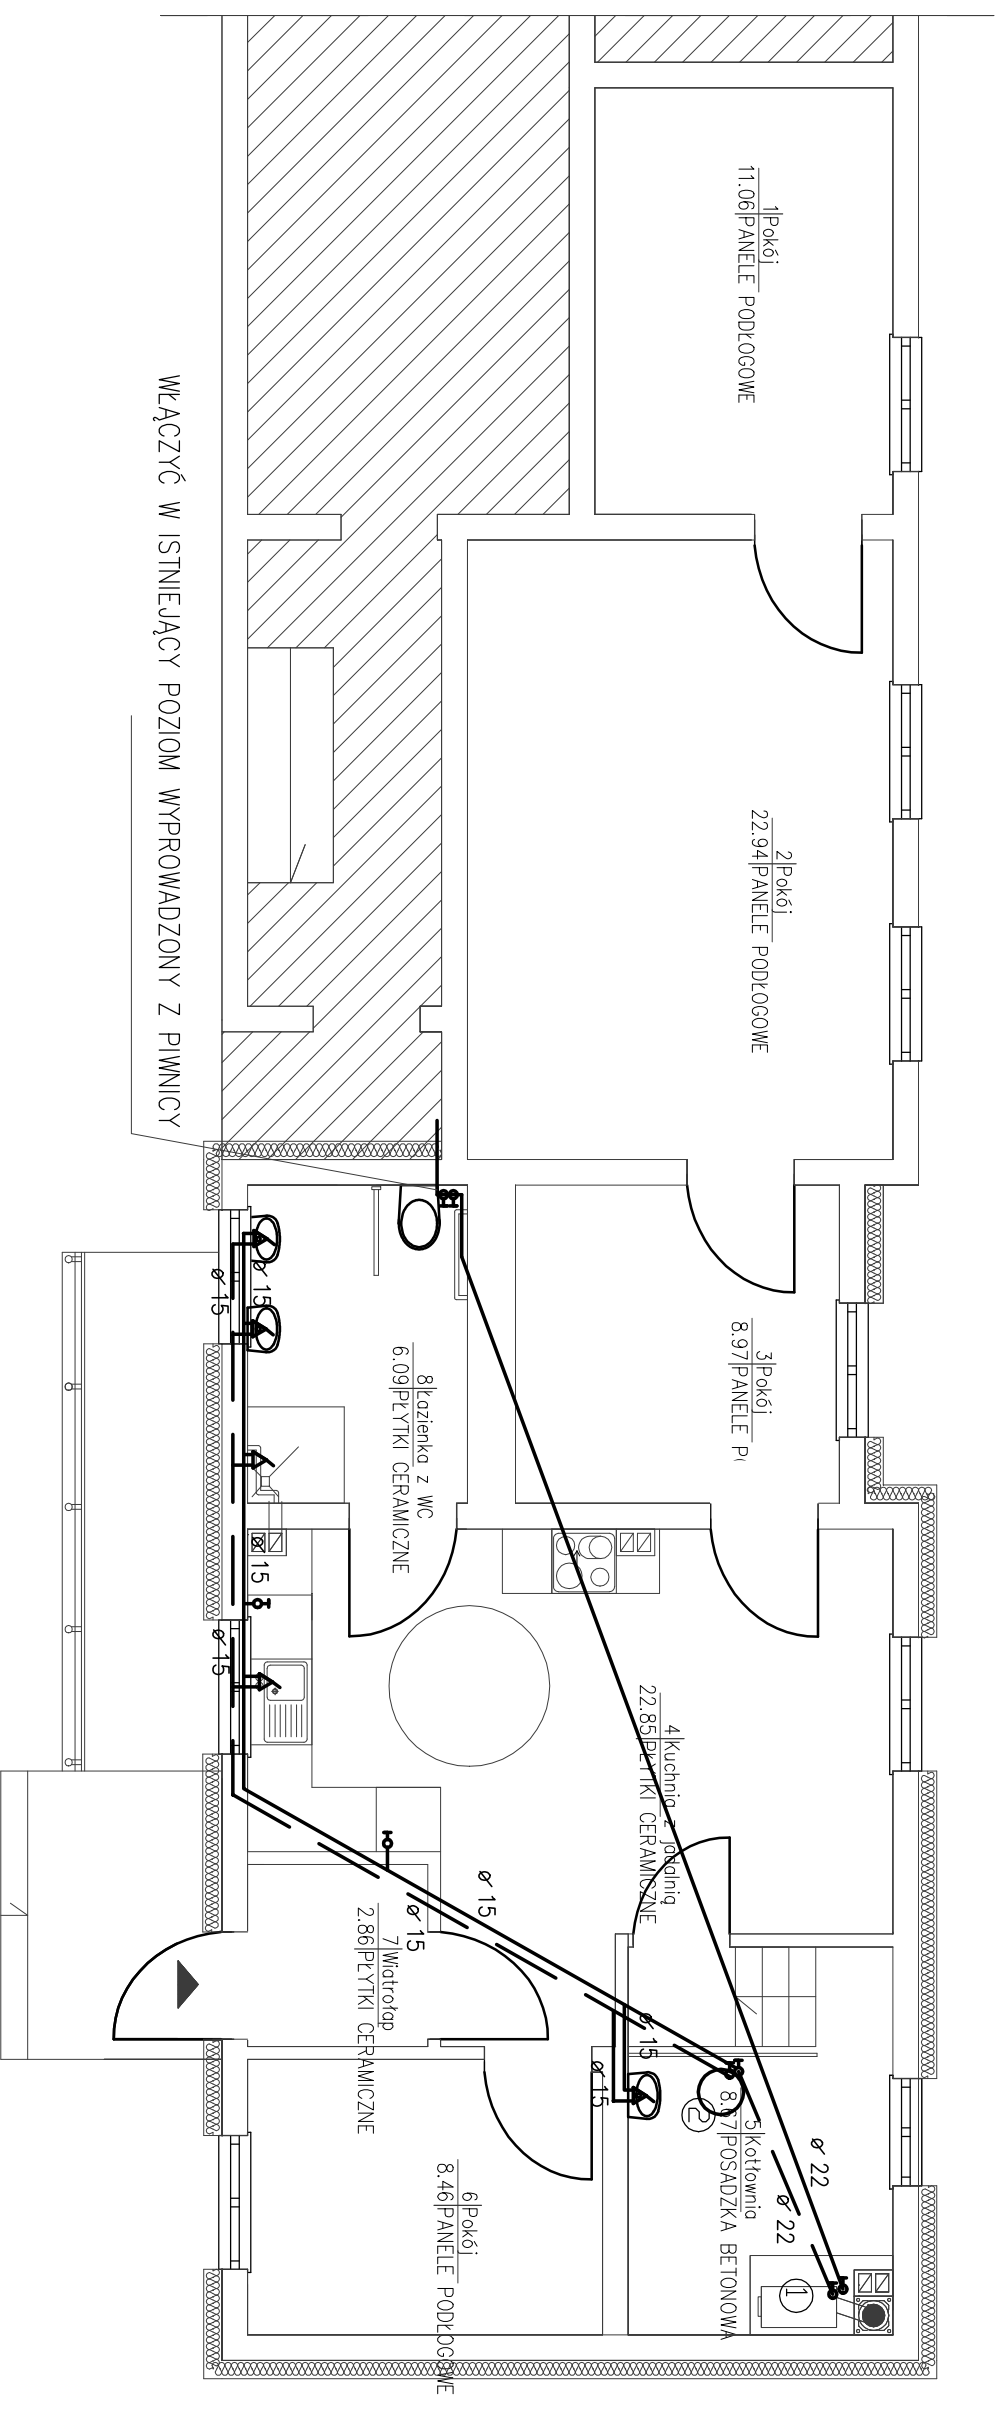

### LEGENDA:

- INSTALACJA WODY ZIMNEJ
  - INSTALACJA WODY CIEPŁEJ
- 1 PROJEKTOWANY Kocioł na paliwo stałe SEKO do 25 kW
  - 2 PROJEKTOWANY zasobnik cwu 200 dm<sup>3</sup> z wkładem elektrycznym



Tel. 793 123 044  
NIP 7651312193

Szachów Nieruchomości Andrzej Szachów  
ul. Dąbrowa 6 78-600 Wątcz

INWESTOR: Gmina Barwice ul. Zwycięzców 22 78-460 Barwice

FAZA: INSTALACJE WODOCIĄGOWE

TREŚĆ: Przebudowa wraz ze zmianą sposobu użytkowania pomieszczenia gospodarczego budynku mieszkalnego nr 98 na pomieszczenia mieszkalne dla lokalu nr 2 z wykonaniem niezbędnych urządzeń budowlanych.

OBIEKT: BUDYNEK MIESZKALNY STARY CHWALIM 98/2 DZ. NR 312/1  
JEDN. EMD. BARWICE OBSZAR WIEJSKI OBRĘB STARY CHWALIM

MIEJSCOWOŚĆ: STARY CHWALIM

SKALA: 1:50

PROJEKTANT:  
INŻ. JOZEF HOŁOWSKI UPR.NR 5113/61  
SPECJALNOŚĆ: ARCHITEKTURA, KONSTRUKCJE I INSTALACJE  
OPRACOWAŁ:  
ANDRZEJ SZACHÓW

BRANŻA: SANITARNA  
Wątcz 2019-07